

PREFEITURA MUNICIPAL DE JAGUARUANA



MUNICÍPIO


: JAGUARUANA / CE

LOCALIZAÇÃO DO PROJETO

: SEDE DO MUNICÍPIO DE JAGUARUANA / BAIRRO: CENTRO / TRAV. PADRE MARCONDES

PROJETO: BÁSICO DE CONSTRUÇÃO DO CENTRO POLIESPORTIVO LUIZ EUDIBERTO DE CARVALHO

VOLUME 2 - PROJETO GEOMÉTRICO

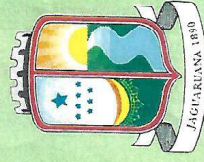

PREFEITURA DE
JAGUARUANA
UMA VIDA NOVA

ABRIL / 2014

PREFEITURA MUNICIPAL DE JAGUARUANA



MUNICÍPIO

: JAGUARUANA / CE


LOCALIZAÇÃO DO PROJETO

: SEDE DO MUNICÍPIO DE JAGUARUANA / BAIRRO: CENTRO / TRAV. PADRE MARCONDES

PROJETO: BÁSICO DE CONSTRUÇÃO DO CENTRO POLIESPORTIVO LUIZ EUDIBERTO DE CARVALHO

VOLUME 2 - PROJETO GEOMÉTRICO


Ana Tereza B. Carvalho
Prefeita Municipal de Jaguaruana
CNPJ: 07.615.750/0001-17

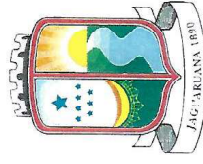

PREFEITURA DE
JAGUARUANA
UMA VIDA NOVA

ABRIL / 2014

AX



PREFEITURA DE
JAGUARUANA
UMA VIDA NOVA

PREFEITURA MUNICIPAL DE JAGUARUANA - CE

Praça Adolfo Francisco da Rocha 404 - Centro. Cep: 62.823-000
Fone: (088) 3418 1288



**PROJETO BÁSICO DE CONSTRUÇÃO
DO CENTRO POLIESPORTIVO
LUIZ EUDIBERTO DE CARVALHO**

MAPAS:



LOCALIZAÇÃO, LOCAÇÃO

ABR / 2014

REV. 010



AL

ASVUT
FL. 06
MUNICÍPIO DE JAGUARUANA

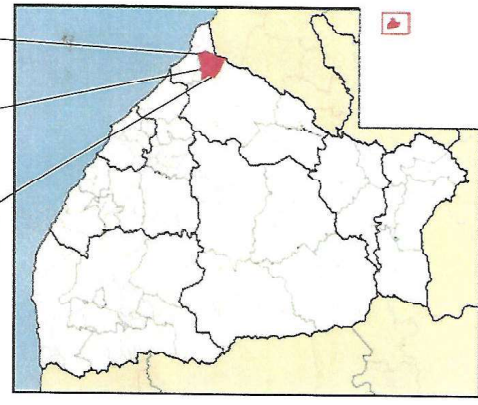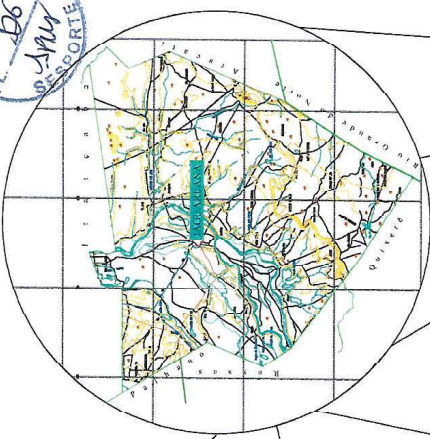

Eng. Civil: Matilza Alves Feijó
CREA-CE 33-441-0
RNP: 060453888-8

DESENHISTA: MARCIO VIANA
DESENHO Nº: ML.- 01
ESCALA: 1/2000

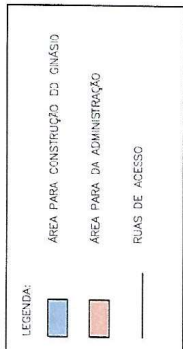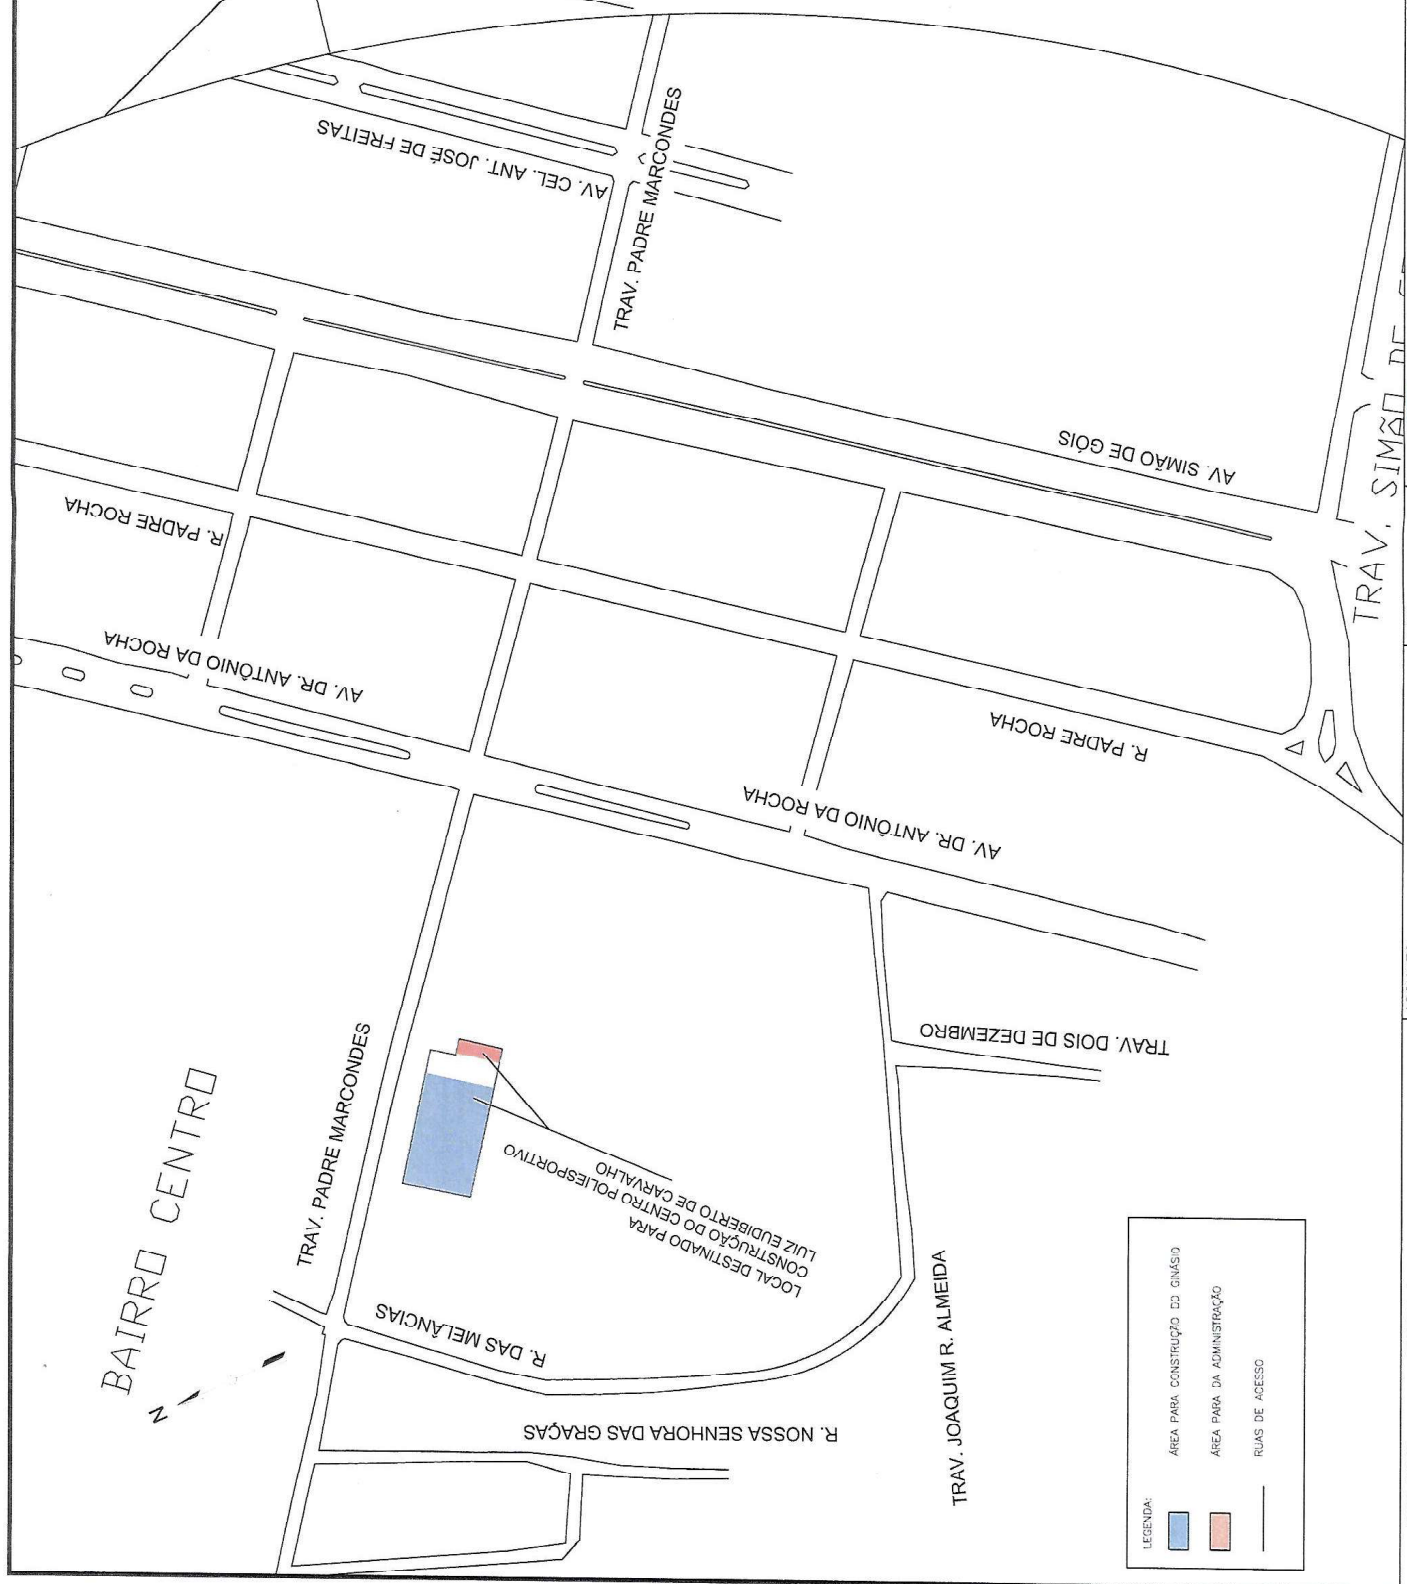


ASSUNTO: CENTRO POLIESPORTIVO LUIZ EUDIBERTO DE CARVALHO
MAPA DE LOCALIZAÇÃO
LOCALIZAÇÃO: SEDE / JAGUARUANA
DATA: ABR/2014
BAIRRO: CENTRO
PREFEITURA MUNICIPAL DE JAGUARUANA - CE
Jaguaruana
CASA VERDE

PROJETO: CENTRO POLIESPORTIVO LUIZ EUDIBERTO DE CARVALHO
RESPONSÁVEL TÉCNICO: CARLOS ALEX PEREIRA MORAIS CREA: 40824D



BAIRRO CENTRO

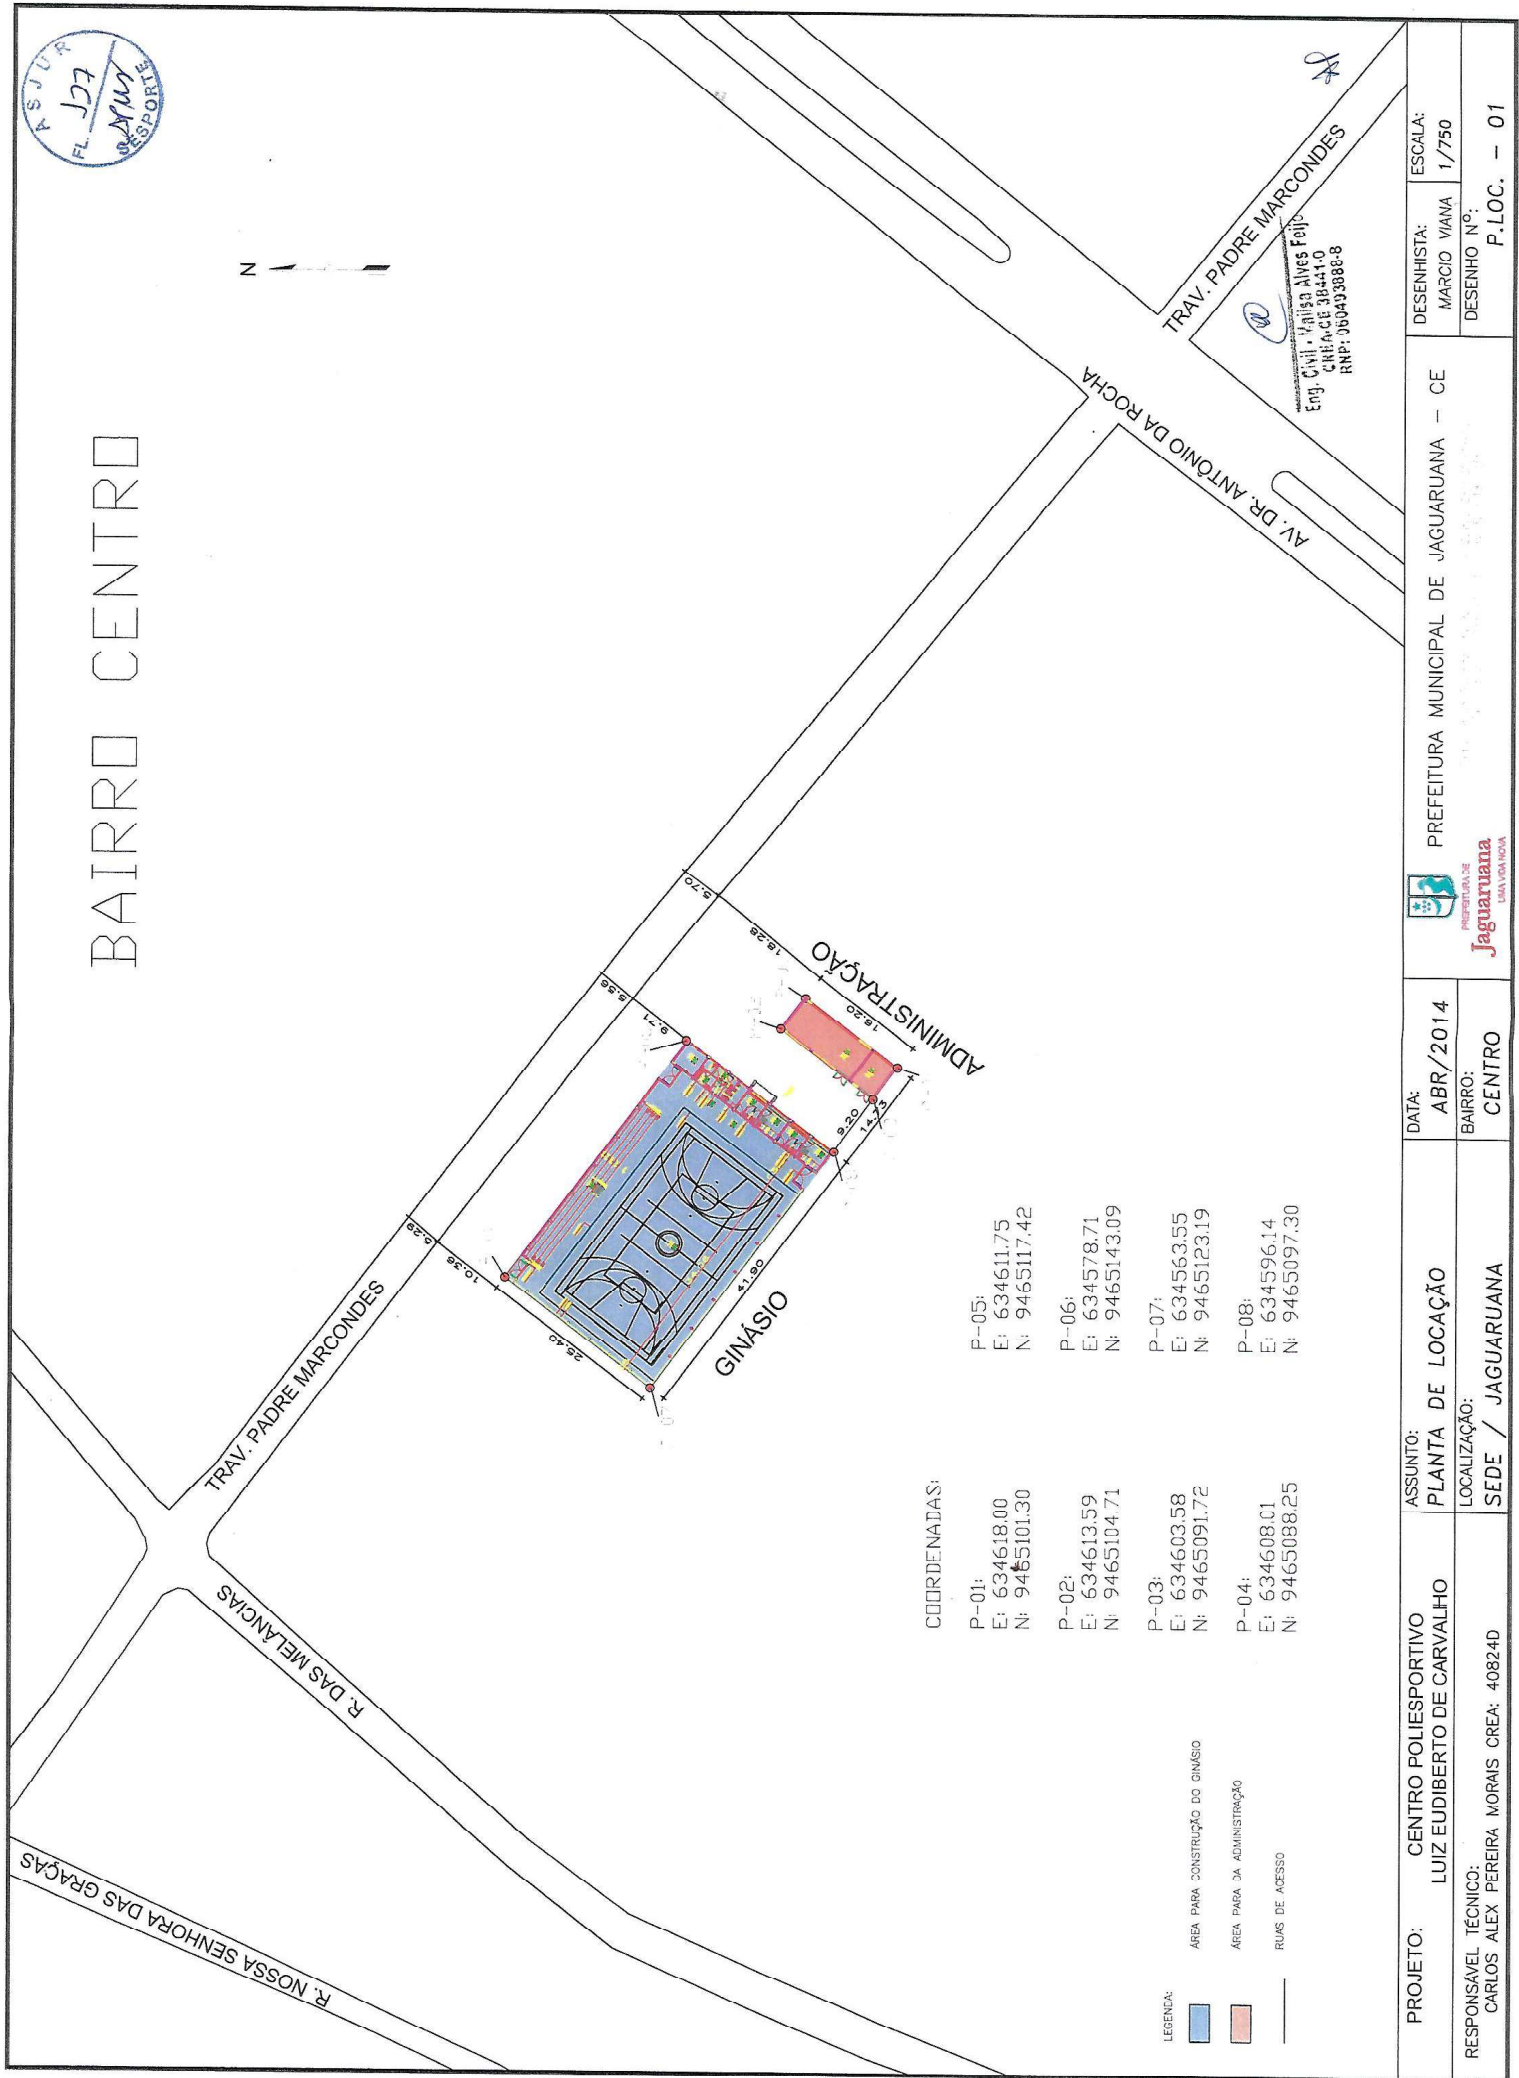

COORDENADAS:


P-01:	E: 634618.00	P-05:	E: 634611.75
N: 9465101.30		N: 9465117.42	
P-02:	E: 634613.59	P-06:	E: 634578.71
N: 9465104.71		N: 9465143.09	
P-03:	E: 634603.58	P-07:	E: 634563.55
N: 9465091.72		N: 9465123.19	
P-04:	E: 634608.01	P-08:	E: 634596.14
N: 9465088.25		N: 9465097.30	

- LEGENDA:**
- ÁREA PARA CONSTRUÇÃO DO GINÁSIO
 - ÁREA PARA A ADMINISTRAÇÃO
 - RUAS DE ACESSO

PROJETO: CENTRO POLIESPORTIVO LUIZ EUDIBERTO DE CARVALHO	ASSUNTO: PLANTA DE LOCAÇÃO	DATA: ABR/2014	PREFEITURA MUNICIPAL DE JAGUARUANA - CE
RESPONSÁVEL TÉCNICO: CARLOS ALEX PEREIRA MORAIS CREA: 40824D	LOCALIZAÇÃO: SEDE / JAGUARUANA	BAIRRO: CENTRO	DESENHISTA: MARCIO VIANA DESENHO N.º: F.LOC. - 01
		ESCALA: 1/750	



Eng. Civil - Valério Alves Felício
CRECA/CE 38441-0
RNP: 360493888-8

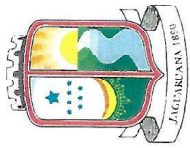

PREFEITURA DE
JAGUARUANA
UMA VIDA NOVA

PREFEITURA MUNICIPAL DE JAGUARUANA - CE

Praça Adolfo Francisco da Rocha 404 - Centro. Cep: 62.823-000
Fone: (088) 3418 1288



**PROJETO BÁSICO DE CONSTRUÇÃO
DO CENTRO POLIESPORTIVO
LUIZ EUDIBERTO DE CARVALHO**

ADMINISTRAÇÃO:

ARQUITETURA, ESTRUTURA, ELÉTRICA E DRENAGEM PLUVIAL

ABR / 2014

REV. 010


Eng. Civil - Walisa Alves Feijó
CREA-CE 38421-1-0
RNP: 060493888-8



OBSERVAÇÕES GERAIS

- 01 - MEDIDAS EM METRO.
 02 - TODAS AS MEDIDAS DEVERÃO SER RIGOROSAMENTE CONFERIDAS NA OBRA.
 03 - TODAS AS ESPECIFICAÇÕES DEVERÃO SER CONFIRMADAS COM O CONTRATANTE POR OCASIÃO DA OBRA.
 04 - DEVERÃO SER SEGURADAS TODAS RECOMENDAÇÕES DO CADERNO DE ENCARGOS DA SEINFRA.
 05 - EM CASO DE DIVERGENCIAS DE INFORMAÇÕES ENTRE MEMÓRIAS, ESPECIFICAÇÕES TÉCNICAS E PARTES GRÁFICAS, DEVERÁ SER ADOTADO O ITEM MAIS RESTRIATIVO A FAVOR DA SEGURANÇA E DA QUALIDADE.
 06 - TODOS OS PROJETOS E DETALHAMENTOS DE FABRICAÇÃO E MONTAGEM NECESSÁRIOS À EXECUÇÃO DOS ITENS E SERVIÇOS CONSTANTES NOS PROJETOS, MEMÓRIAS E PLANILHAS SÃO DE INTEIRA RESPONSABILIDADE DA CONSTRUTORA.

LEGENDA - TIPOS DE FECHAMENTOS

- ALVENARIA DE BLOCOS
 ESTRUTURA DE CONCRETO

REFERÊNCIA DE NÍVEL: NÍVEL ϕ 0,00 = COTA ϕ 10,25


QUADRO DE ÁREAS

ÁREA CONSTRUÍDA TOTAL: 50,72 m²

QUADRO GERAL DE ESQUADRIAS


CÓDIGO	DIMENSÕES		ESPECIFICAÇÃO	TIPO	QUANT.
	LARGURA	ALTURA PEITORIL			
PF1	1.80	2.50	PORTA DE CHAPA DE FERRO C/ PINTURA ESMALTE SINTÉTICO, COR CINZA, 02 FOLHAS.	ABRIR	02
CC1	1.20	0.60	COMBOGÔ EM CONCRETO COM MALHA PROTETORA	FIXO	01
CC2	3.60	0.60	COMBOGÔ EM CONCRETO COM MALHA PROTETORA	FIXO	01
CC3	4.20	0.60	COMBOGÔ EM CONCRETO COM MALHA PROTETORA	FIXO	01
CC4	4.60	0.60	COMBOGÔ EM CONCRETO COM MALHA PROTETORA	FIXO	02
CC5	4.60	0.60	COMBOGÔ EM CONCRETO COM MALHA PROTETORA	FIXO	01

 QUADRO DE ESPECIFICAÇÕES



PISO

 
1. CIMENTADO LISO.



PAREDE

1. PINTURA PVA LÁTEX

 2. PINTURA EPOXI HB/POLIURETANO ACRÍLICO ALIFÁTICO



TETO

 
1. LAJE COM PINTURA PVA LÁTEX

OBSERVAÇÕES: 1. Δ ACABAMENTO ESPECÍFICO DO PANO DE PAREDE.

2. VER CADERNO DE ESPECIFICAÇÕES TÉCNICAS.

3. OS MATERIAIS ESPECIFICADOS ACIMA SÃO REFERENCIAIS, PODENDO SER SUBSTITUÍDOS

POR EQUIVALENTES TÉCNICOS, A SEREM SUBMETIDOS À APROVAÇÃO DO CLIENTE.



Eng. Civil - Maitê Alves Feijó
 CREA-CE 3844-1-0
 RNP: 060433888-8

PROJETO: CENTRO POLIESPORTIVO LUIZ EUDIBERTO DE CARVALHO

RESPONSÁVEL TÉCNICO: CARLOS ALIX PEREIRA MORAIS CREA: 40824/D

ASSUNTO: DEPT. ARQ. QUADRO DE INFORMAÇÕES

LOCALIZAÇÃO: SEDE / JAGUARUANA - CENTRO ABR/2014



PREFEITURA MUNICIPAL DE JAGUARUANA - CE

Projeto Arquitetônico de Planta 402 - Centro. Escala: 1/50 e 1/200

Projeto: 07.617.750/1301-27 - Folha: (2/8) 3-14 17-18



DESENHISTA: MARCO ANTONIO S/E

DESENHISTA: DET. ARQ. - 01

ESCALA:

S/E

AA

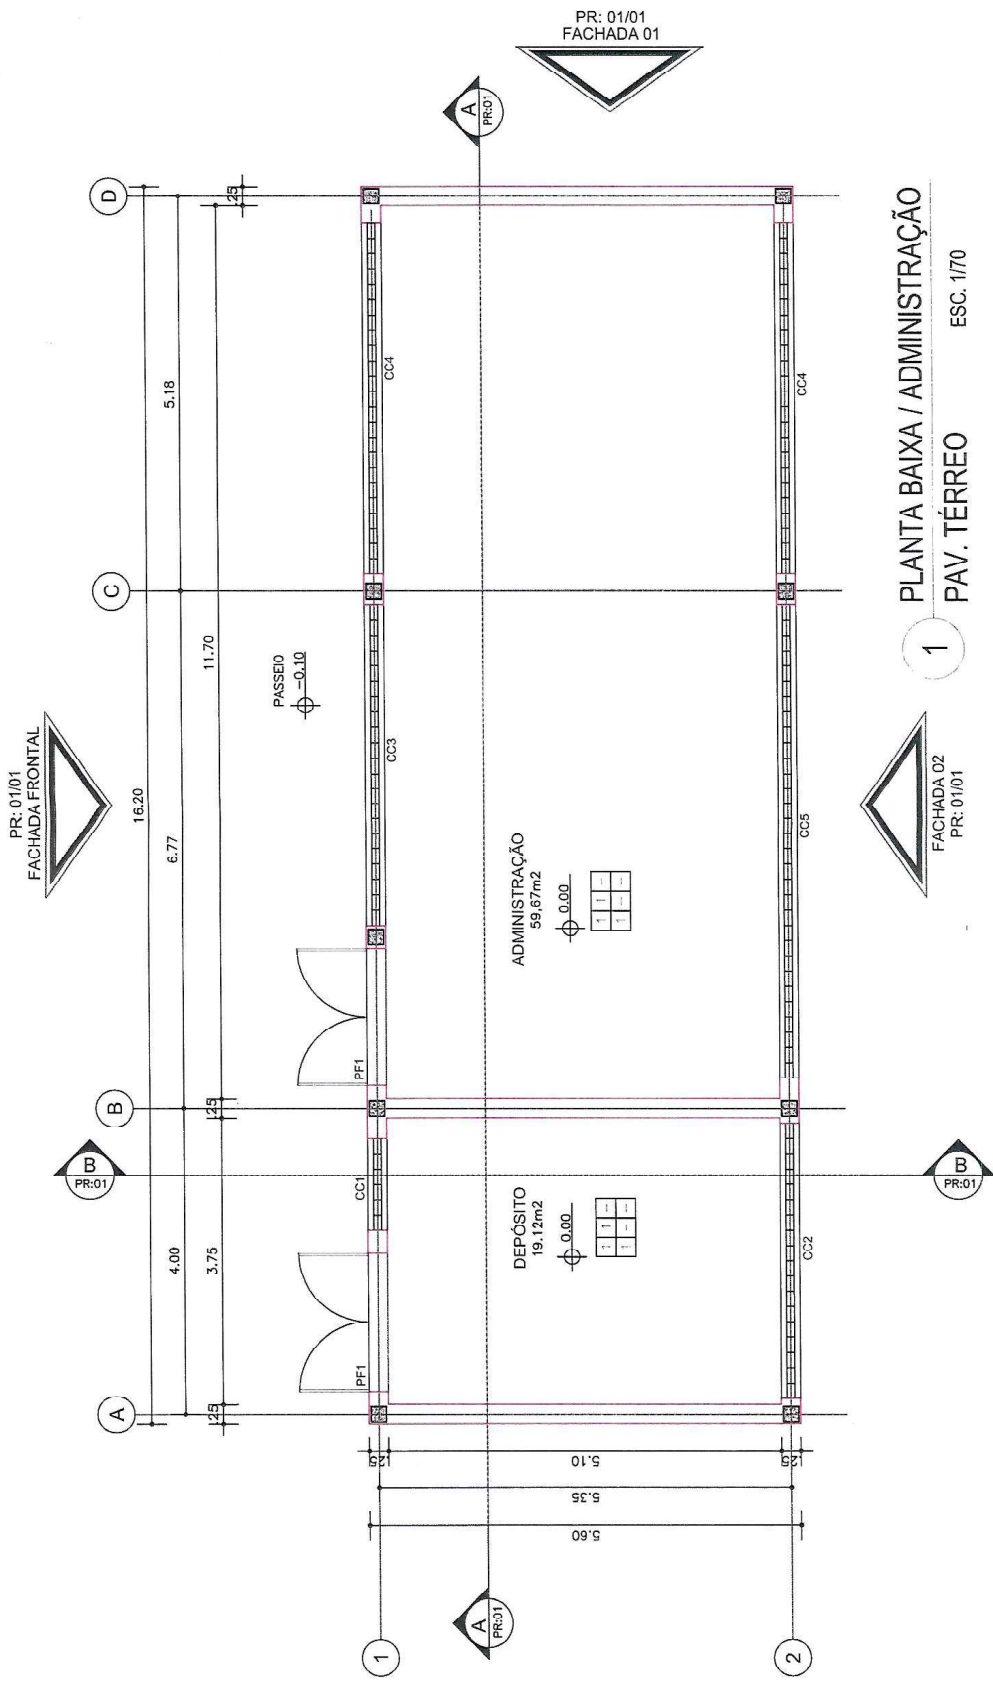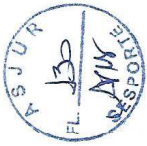

PR: 01/01
FACHADA 01

1 PLANTA BAIXA / ADMINISTRAÇÃO
PAV. TÉRREO ESC. 1/70

LEGENDA - TIPOS DE FECHAMENTOS
 ALVENARIA DE BLOCOS
 ESTRUTURA DE CONCRETO


Eng. Civil - Malissa Alves Feijó
 CREA-CE 382.211-9
 RNP: 080.493388-8

PROJETO:	CENTRO POLIESPORTIVO LUIZ EUDIBERTO DE CARVALHO	ASSUNTO:	DET. ARQ. PLANTA BAIXA / ADMINISTRAÇÃO	DESENHISTA:	MARGO VIANA	ESCALA:	1:70
RESPONSÁVEL TÉCNICO:	CARLOS ALEX PLEIREIRA MORAIS CREA: 408240	LOCALIZAÇÃO:	SEDE / JAGUARUANA - CENTRO	DESEIHO N.º:	DET. ARQ. -02		
		DATA:	ABR/2014	PREFEITURA MUNICIPAL DE JAGUARUANA - CE			
				Trabalho realizado no âmbito do Edital nº 001/2014 - Centro. Cda. 007/2013. 30/4 21.20.07612/05/0001-77 - Insc. (CNPJ) nº 08.918.178/0001-00			





PR: 01/01
FACHADA POSTERIOR

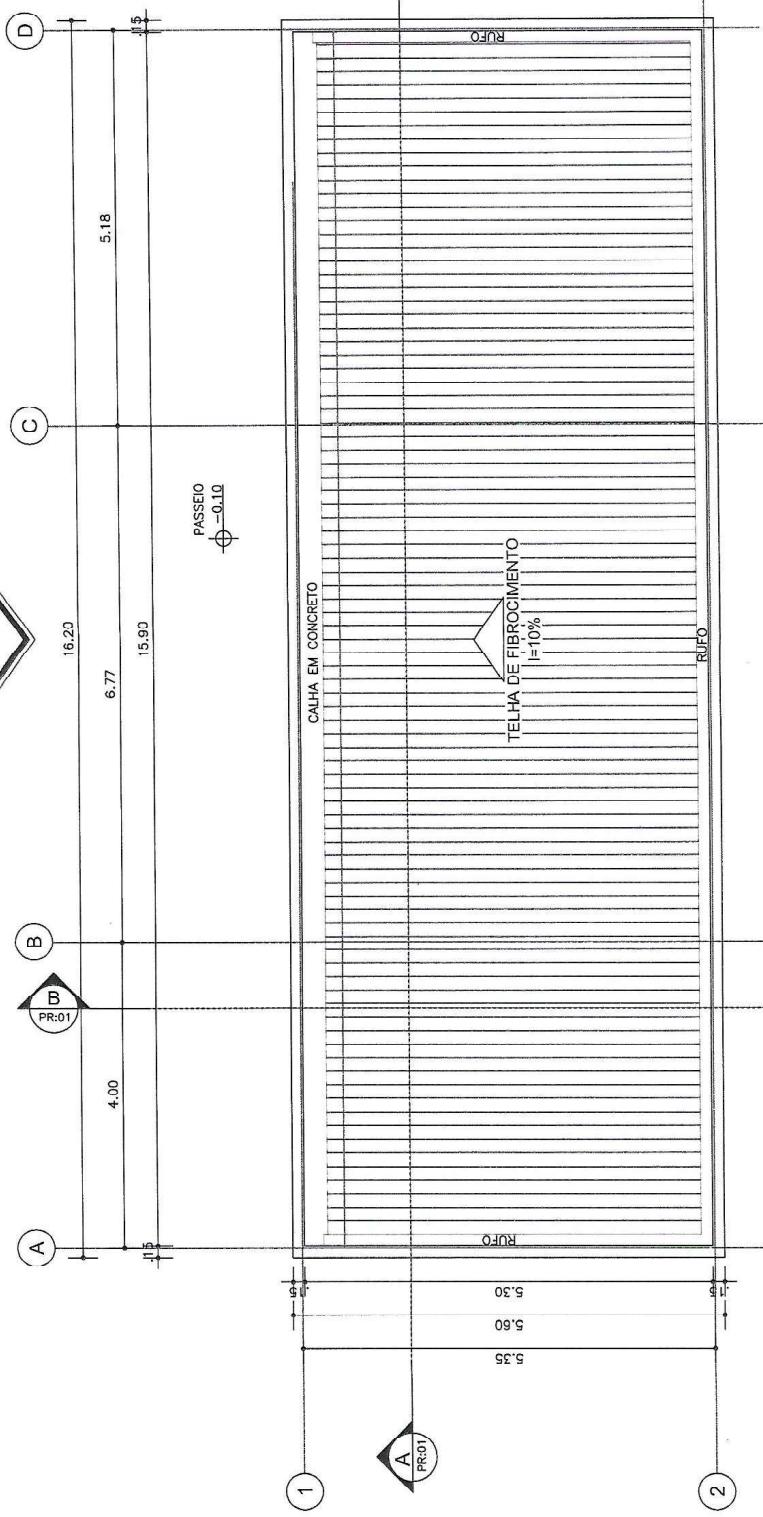

PLANTA DE COBERTURA
2 ADMINISTRAÇÃO ESC. 1/70

PR: 01/01
FACHADA 01

Eng. Civil - Moisés Alves Feli
CREA-CE 316-1-1-0
RNP: 060493888-0

PROJETO:	CENTRO POLIESPORTIVO LUIZ EUDIBERTO DE CARVALHO	ASSUNTO:	DET. ARQ. PLANTA DE COBERTURA	DESENHISTA:	MARCO VIANA	ESCALA:	1:70
RESPONSÁVEL TÉCNICO:	CARLOS ALEX PEREIRA MORAIS, CREA: 40824D	LOCALIZAÇÃO:	SEDE / JAGUARUANA - CENTRO	DESTAQUE Nº.:			
		DATA:	ABR/2014				
							DEF. ARQ. - 0.5




PREFEITURA MUNICIPAL DE JAGUARUANA - CE
Praça Adalberto Figueiredo da Rocha 414 - Centro - Cep: 67820-000
JAGUARUANA - CEARÁ
CNPJ: 07.910.353/0001-77 Fone: (68) 3176 1.58



VENEZIANA DE CONCRETO PRÉ-MOLDADO
COM ACABAMENTO EM PINTURA ACRILICA
NA COR BRANCA


PINTURA EPOXI HE/POLIURETANO
ACRILICO ASFALTICO, NA COR BRANCA

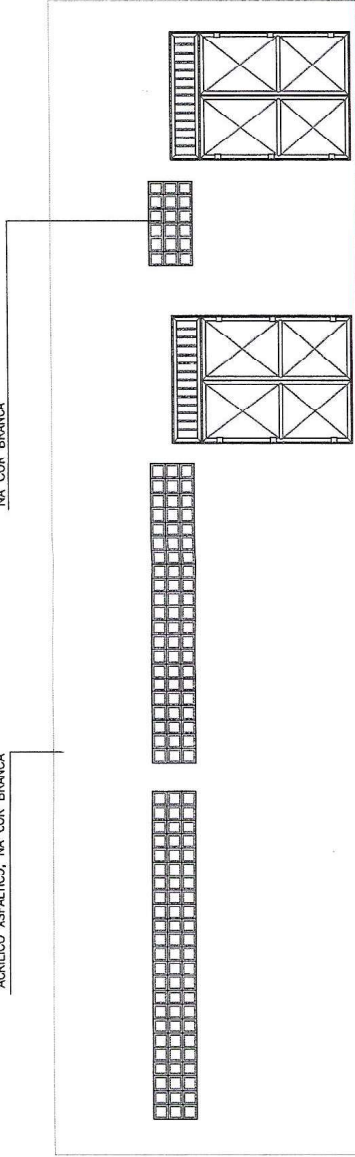

5 FACHADA FRONTAL
ESC. 1/75

VENEZIANA DE CONCRETO PRÉ-MOLDADO
COM ACABAMENTO EM PINTURA ACRILICA
NA COR BRANCA

PINTURA EPOXI HE/POLIURETANO
ACRILICO ASFALTICO, NA COR BRANCA

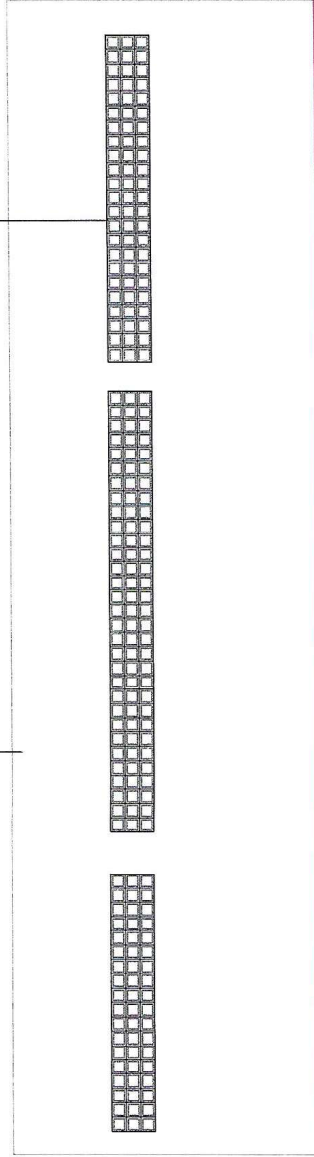

6 FACHADA - 02
ESC. 1/75

PINTURA EPOXI HE/POLIURETANO
ACRILICO ASFALTICO, NA COR BRANCA



7 FACHADA - 01
ESC. 1/75

Eng. Civil - Malsa Alves Feijó
CREA-CE 385-11-0
RNP: 060493888-8

PROJETO: CENTRO POLIESPORTIVO
LUIZ EUDIBERTO DE CARVALHO

RESPONSÁVEL TÉCNICO:
CARLOS ALEX PEREIRA MORAIS CREA: 40824/D

ASSUNTO:
DET. ARQ. FACHADAS

LOCALIZAÇÃO:
SEDE / JAGUARUAMA - CENTRO

DATA:
ABR/2014

ESCALA:
1:75

DESENHISTA:
YAPCO YAMA

PREFEITURA MUNICIPAL DE JAGUARUAMA - CE
Praça Maria Francisca da Rocha - 61 - Centro, Cep. 82.813-100
FONE: (07) 412.751/0001-77 - Fone: (036) 3114.1198



JAGUARUAMA
CEARÁ

DET. ARQ. - 05

- ### NOTAS
- AS BITULAS DOS CONDUTORES NÃO ESPECIFICADOS SÃO DE 2,5mm² - FLEX - 750V.
 - OS ELETRÓDUTOS APARENTES DEVERÃO SER GALVANIZADOS A FOGO.
 - TODOS OS CONDUTORES DOS CIRCUITOS DEVEM SEGUIR A SEQUINTE PADRONIZAÇÃO:
 - ILUMINAÇÃO
 - TOMADAS COMUNS E ESTABILIZADAS
 - FASE - VERMELHA
 - NEUTRO - AZUL
 - TERRA - VERDE
 - RETORNO - AMARELO
 - TODOS OS CIRCUITOS TERÃO CABO TERRA INDEPENDENTE.
 - A DERIVAÇÃO DOS CABOS ALIMENTADORES PARA AS LUMINÁRIAS DEVERÃO SER REALIZADOS COM ELEMENTOS DE CONEXÃO E CABOS PP 3x2,5mm².
 - A DERIVAÇÃO DOS CABOS ALIMENTADORES PARA OS PROJETORES DEVERÃO SER REALIZADOS COM ELEMENTOS DE CONEXÃO E CABOS PP 3x4,0mm².
 - OS QUADROS PROJETORES DEVERÃO SER INSTALADOS CONFORME SEUS RESPECTIVOS DIAGRAMAS UNIFILARES E DEVERÃO POSSUIR SISTEMA DE TRANCA COM IDENTIFICAÇÃO EXTERNA E INTERNA.
 - TODOS OS DISJUNTORES PROJETORES E INSTALADOS DEVERÃO SER DE UM MESMO FABRICANTE E DEVERÃO OBEDECER A NORMA NBR IEC 60947-2.
 - PARA MENDER A NBR 5410, O DISJUNTOR GERAL DEVERÁ POSSUIR DISPOSITIVO DIFERENCIAL (DR), DISJUNTOR DIFERENCIAL OU CONJUNTO DISJUNTOR MAIS INTERRUPTOR DIFERENCIAL DE 30A.
 - ELETRÓDUTOS, PERFILADOS E ELETRÓDUTOS APARENTES DEVERÃO SER GALVANIZADOS A FOGO.
 - OS CONDUTOS (PERFILADOS, ELETRÓDUTOS, ETC.) ESTÃO IDENTIFICADOS DA SEGUINTE MANEIRA: EM CYN - PASSA CIRC. COMUNS (ILUMINAÇÃO E TOMADAS DE USO GERAL), EM MAGENTA - PASSA CIRCUITOS DE INFORMÁTICA.

LEGENDA

	ELETRÓDUTO PVC RÍGIDO ROSCÁVEL - Ø3/4" - APARENTE - EXCETO INDICADO.
	ELETRÓDUTO PVC RÍGIDO ROSCÁVEL - Ø3/4" - EMBUTIDO NA PAREDE - EXCETO INDICADO.
	ELETRÓDUTO DE PVC RÍGIDO ROSCÁVEL - Ø3/4" - INSTALADO EMBUTIDO NO PISO - EXCETO INDICADO.
	CABO TIPO PP
	CAIXA DE PASSAGEM OCTOGONAL
	CONDUTORES FASE, NEUTRO, RETORNO E TERRA - RESPECTIVAMENTE.
	QUADRO DE DISTRIBUIÇÃO PARA ELÉTRICA - EMBUTIDO - PARA CIRCUITOS DE ILUMINAÇÃO E TOMADAS
	LUMINÁRIA DE SOBREGUARDAS COM CORPO, ALFETAS PLANAS E TAMPE PORTA-LÂMPADAS EM CHAPA DE AÇO TRATADA, REFLETOR COM ACABAMENTO ESPECIALLY DE ALTO BRILHO, COM DUAS LÂMPADAS FLORESCENTES DE 32W-220V.
	TOMADA 2P + T UNIVERSAL (PARA USO GERAL) 100W-220V (H=0,30m DO PISO), INSTALADA EM CAIXA 4x2" - EMBUTIDA NA PAREDE - EXCETO INDICADA.
	INTERRUPTOR SIMPLES DE 1 TECLA, INSTALADO EM CAIXA 4x2" EMBUTIDO NA PAREDE - H=1,20m DO PISO.

Eng. Civil - Valéria Alves Feijó
 CRP: 04.045.394-41.0
 RNP: 060493880-8


DESENHISTA: ESCALA:
 MARCO VIANA INDICADA
 DESENHO Nº:
 ELE. - 01

PREFEITURA MUNICIPAL DE JAGUARUANA - CE
 Praça Alcega Francisco dos Rêgo, 101 - Centro, Cep: 60.812-900
 (085) 3736.5750/3033-77 - Fone: (085) 3116.858




PROJETO: CENTRO POLIESPORTIVO LUIZ EUDIBERTO DE CARVALHO
 RESPONSÁVEL TÉCNICO: CARLOS ALEX PEREIRA MORAIS - CREA: 40824/D



ASSUNTO: ELÉTRICA ADMINISTRAÇÃO
 LOCALIZAÇÃO: SEDE / JAGUARUANA - CENTRO
 DATA: ABR/2014

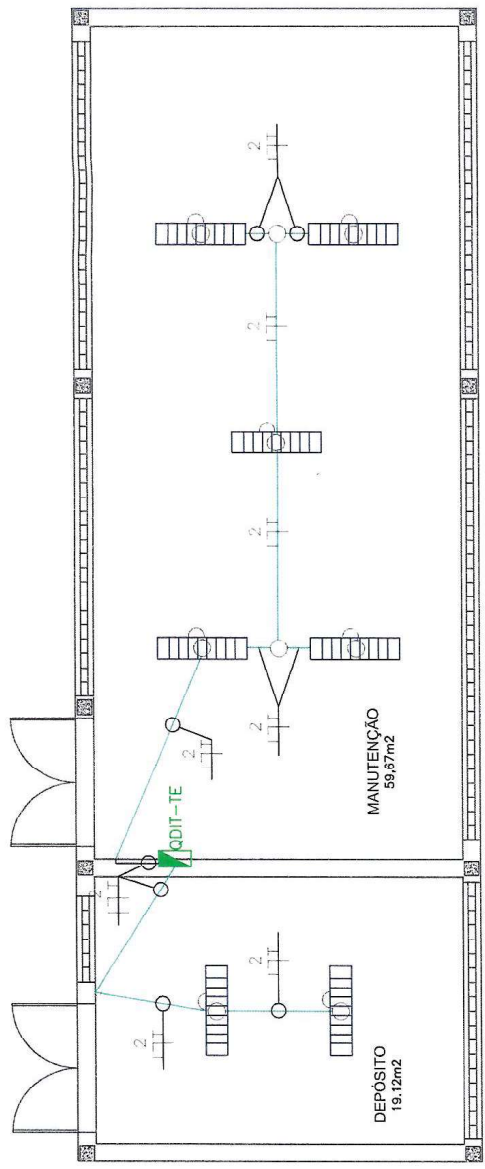

1 PLANTA BAIXA - ILUMINAÇÃO
 PAV. TÉRREO / ADMINISTRAÇÃO ESC 1/75

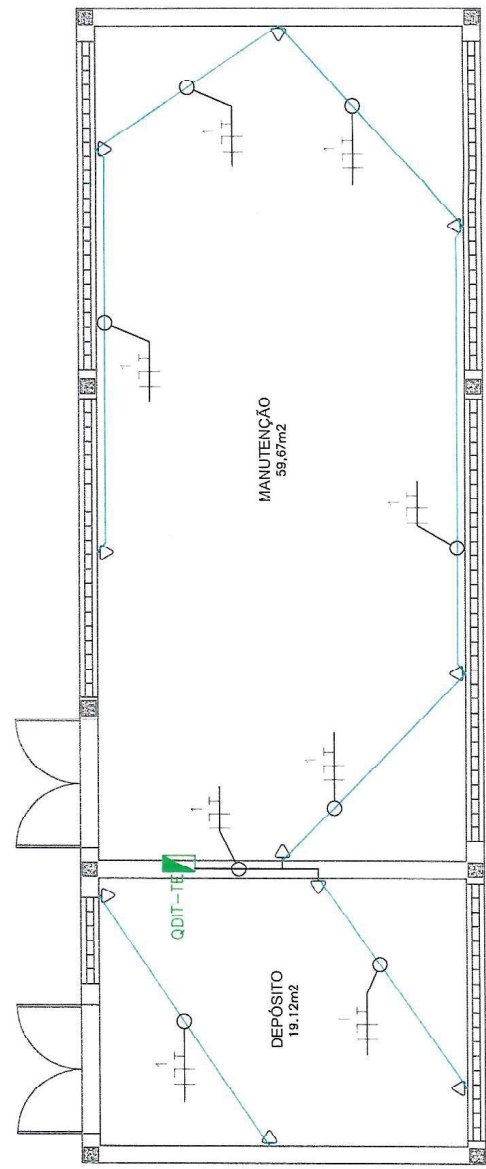

 2 PLANTA BAIXA - TOMADAS
 PAV. TÉRREO / ADMINISTRAÇÃO ESC 1/75

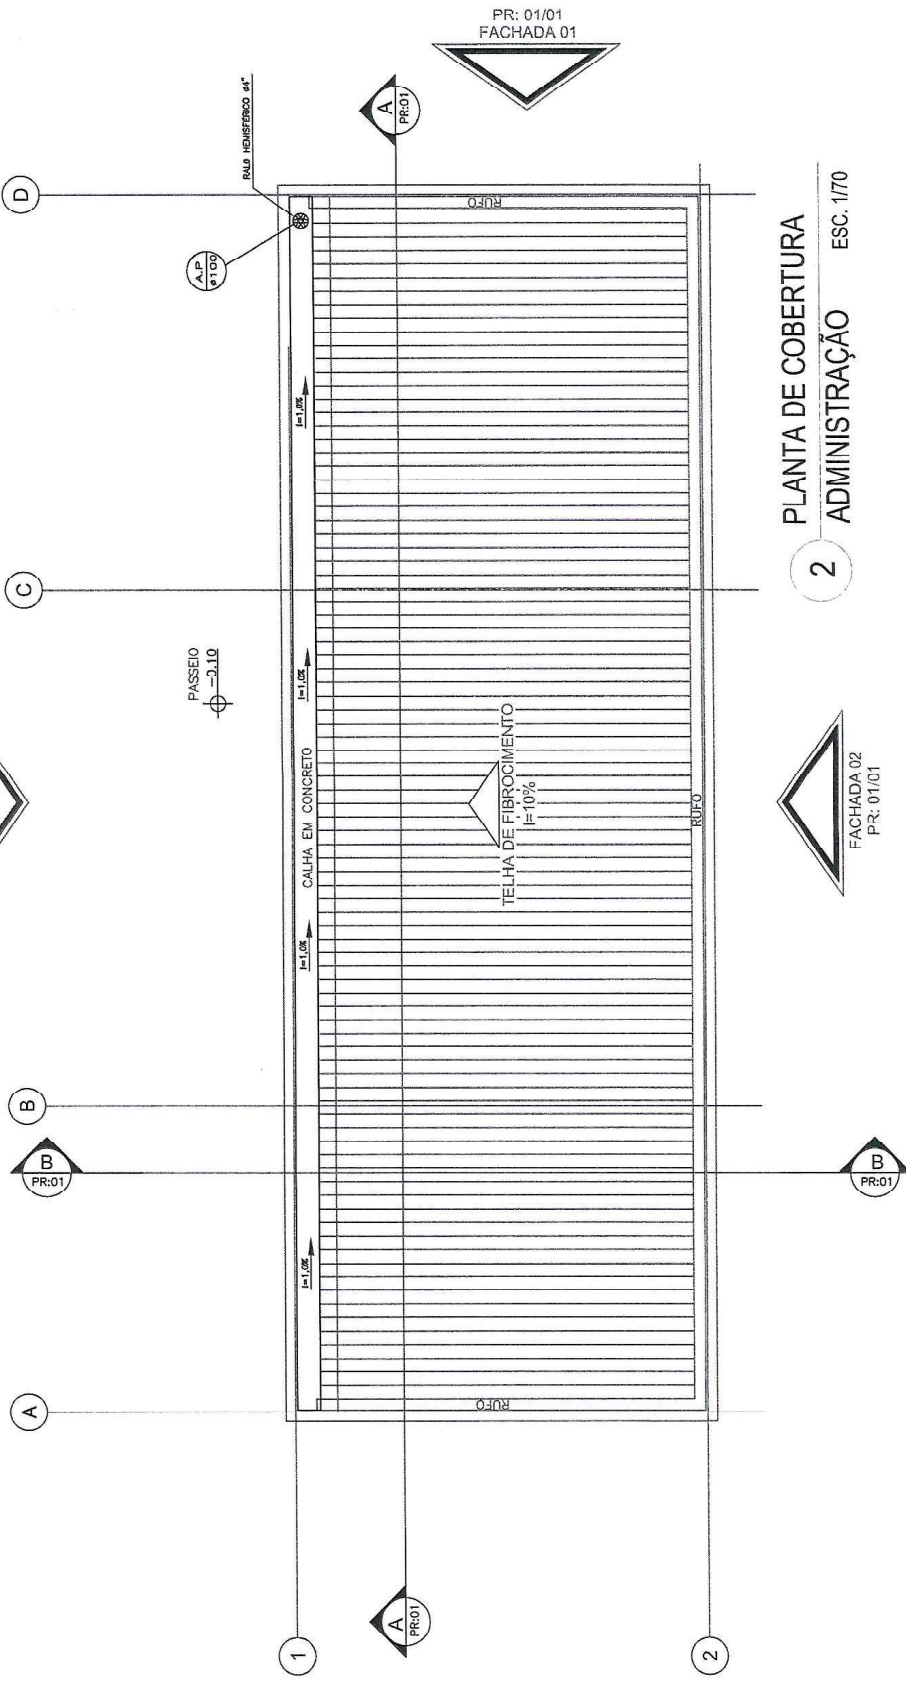

2 PLANTA DE COBERTURA
ADMINISTRAÇÃO ESC. 170



LEGENDA:

	- TUBULAÇÃO DE ÁGUA FLUVAL EM PVC
	- COLUNA DE ÁGUA FLUVAL
	- COLUNA DE VENTILAÇÃO DE ESGOTO
	- PROMADA DE INSTALAÇÕES

DESCRIÇÃO DA TUBULAÇÃO:
 - DIÂMETRO


Eng. Civil - **Maísa Alves Fei.**
 CREA-CE 38441-0
 RNP: 060-493888-8

PROJETO: CENTRO POLIESPORTIVO LUIZ EUDIBERTO DE CARVALHO	ASSUNTO: PLANTA DE COBERTURA - DRENAGEM PLUVIAL	DESENHISTA: MARGO VIANA	ESCALA: 1/70
PROJURISGAVEL TÉCNICO: CARLOS ALEX PEREIRA VORAIS CREA: 40824-D	LOCALIZAÇÃO: SEDE / JAGUARUANA - CENTRO	DESTINHO Nº: DREN. PLUV. - 01	
DATA: ABR/2014	PREFEITURA MUNICIPAL DE JAGUARUANA - CE Praça João Francisco da Rocha 434 - Centro, Cep: 62.813-000 Fone: (085) 3178.1188		



TELHA EM FIBROCIMENTO
TIPO ONDULADA I=10%

VENEZIANA DE CONCRETO
PRÉ-MOLDADO (30X30X6,0)CM,
COM TELA INTERNA DE MALHA
(5X5)MM PARA PROTEÇÃO.

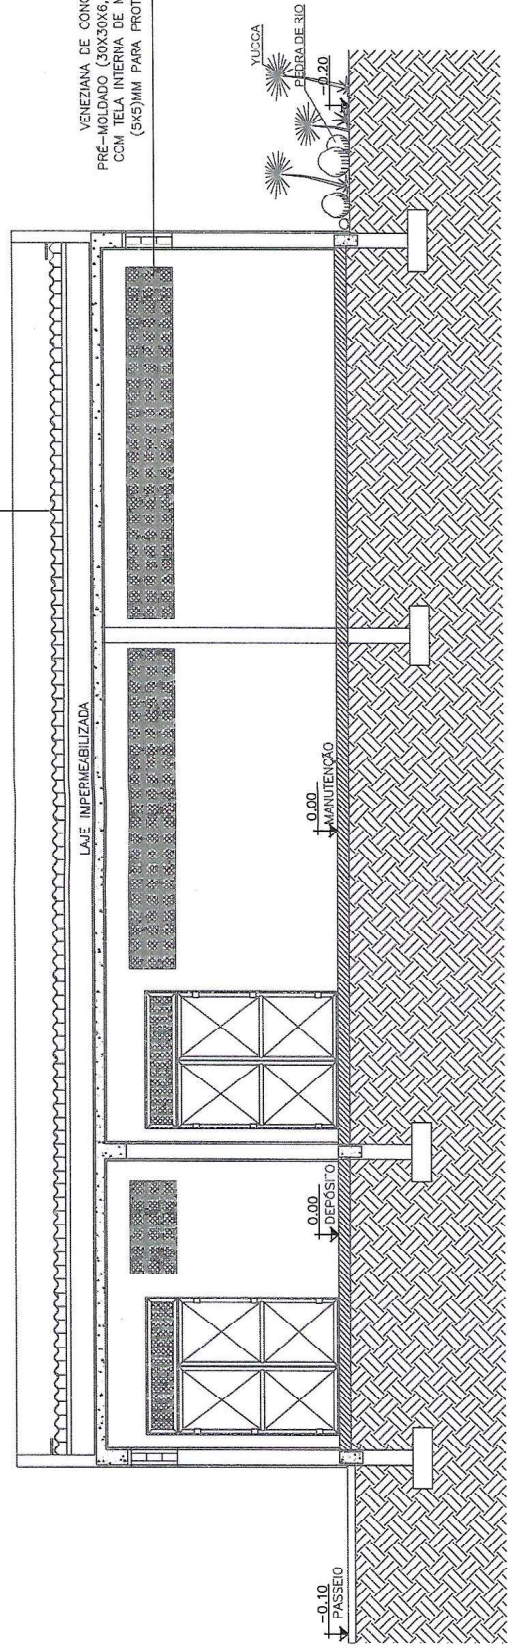

3
CORTE A-A
ESC. 1/70


Eng. Civil - Malissa Alves Feijó
CREA-CE 38.441-0
RNP: 060493888-8

LEGENDA:

	- TUBULAÇÃO DE ÁGUA PLUVIAL EM PVC
	- COLUNA DE ÁGUA PLUVIAL
	- COLUNA DE VENTILAÇÃO DE ESGOTO
	- PROTUBÊNCIA DE INSTALAÇÕES
	DESCRIÇÃO DA COLUNA
	DESCRIÇÃO DA TUBULAÇÃO
	DIÂMETRO

PONTALITES (30-30)CM
DE ALGUEBRAS DE TUCO
PARA APOIO AS TERÇAS EM MADEIRA.

CALHA EM CONCRETO
IMPERMEABILIZADA I=2%

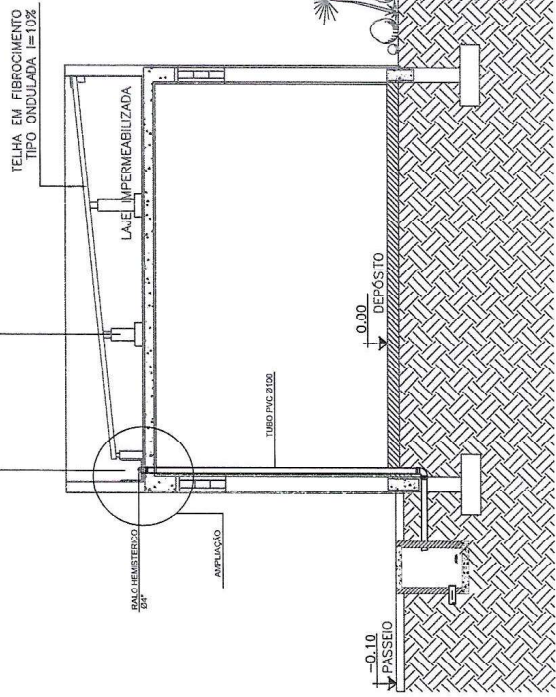

4
CORTE B-B
ESC. 1/70


PROJETO: CENTRO POLIESPORTIVO LUIZ EUDIBERTO DE CARVALHO
RESPONSÁVEL TÉCNICO: CARLOS ALEX PEREIRA MORAIS CREA: 408240

ASSUNTO: DET. CORTES DE DRENAGEM PLUVIAL
LOCALIZAÇÃO: SEDE / JAGUARUANA - CENTRO
DATA: ABR/2014


PREFEITURA MUNICIPAL DE JAGUARUANA - CE
Proj. Arquitetônico da Roda 101 - Centro, Cep. 62.423-100
Fone: (088) 3116.1998
CNPJ: 07.613.757/0001-27

RESERVA: ESCALA: 1/70
MARCIO VIANA
DUSELHO N.º:
DREN. PLUV. - 02


PALESTRA DE JAGUARUANA
CMA 3116 V.004

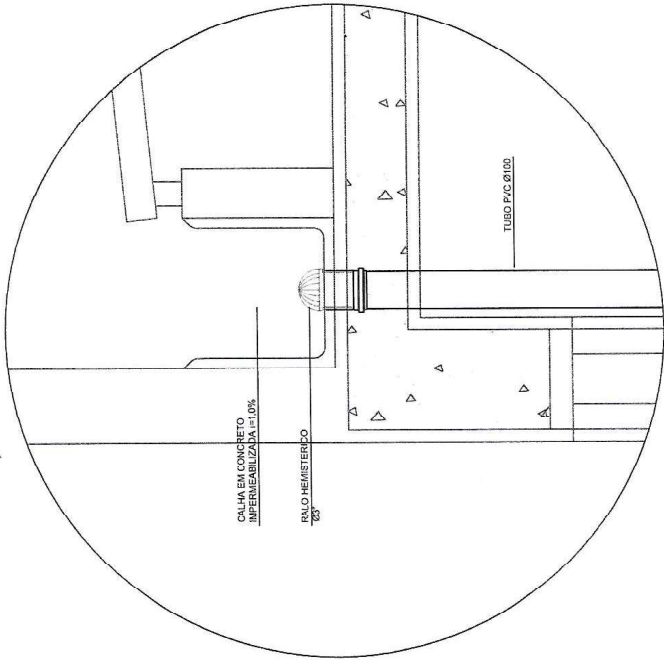

5 DETALHE - AMPLIAÇÃO CALHA
ESC. S/E

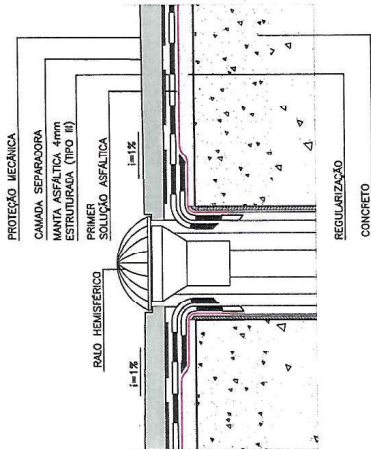

6 DETALHE - RALO HEMISFÉRICO - PRUMADA
ESC. S/E

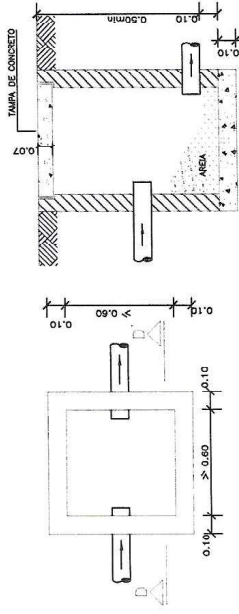

7 DETALHE - CAIXA DE AREIA / ÁGUAS PLUVIAS
ESC. S/E


Eng. Civil - Waltes Alves Feijo
CREA-CE 38241-0
RNP: 060493888-8

LEGENDA:	
	- TUBULAÇÃO DE ÁGUA PLUVIAL EM PVC
	- COLUMNA DE ÁGUA PLUVIAL
	- COLUMNA DE VENTILAÇÃO DE ESGOTO
	- PRIMADA DE INSTALAÇÕES
	DESCRIÇÃO DA COLUMNA
	DESCRIÇÃO DA TUBULAÇÃO
	DIÂMETRO

PROJETO: CENTRO POLIESPORTIVO LUIZ EUDIBERTO DE CARVALHO
RESPONSÁVEL TÉCNICO: CARLOS ALE FERREIRA MORAIS CREA: 408270
ASSUNTO: DETALHES - DRENAGEM PLUVIAL
LOCALIZAÇÃO: SEDE / JAGUARUANA - CENTRO
DATA: ABR/2014

PREFEITURA MUNICIPAL DE JAGUARUANA - CE
Praça Afonso Francisco da Costa 403 Centro, CEP: 63.413-000
JAGUARUANA - CEARÁ
Tel: (0) 310 757-1001 (258) 316 1258

DESENHISTA: MARCO VIANA S/E
DESENHO Nº: DREN. PLUV. 03
ESCALA:

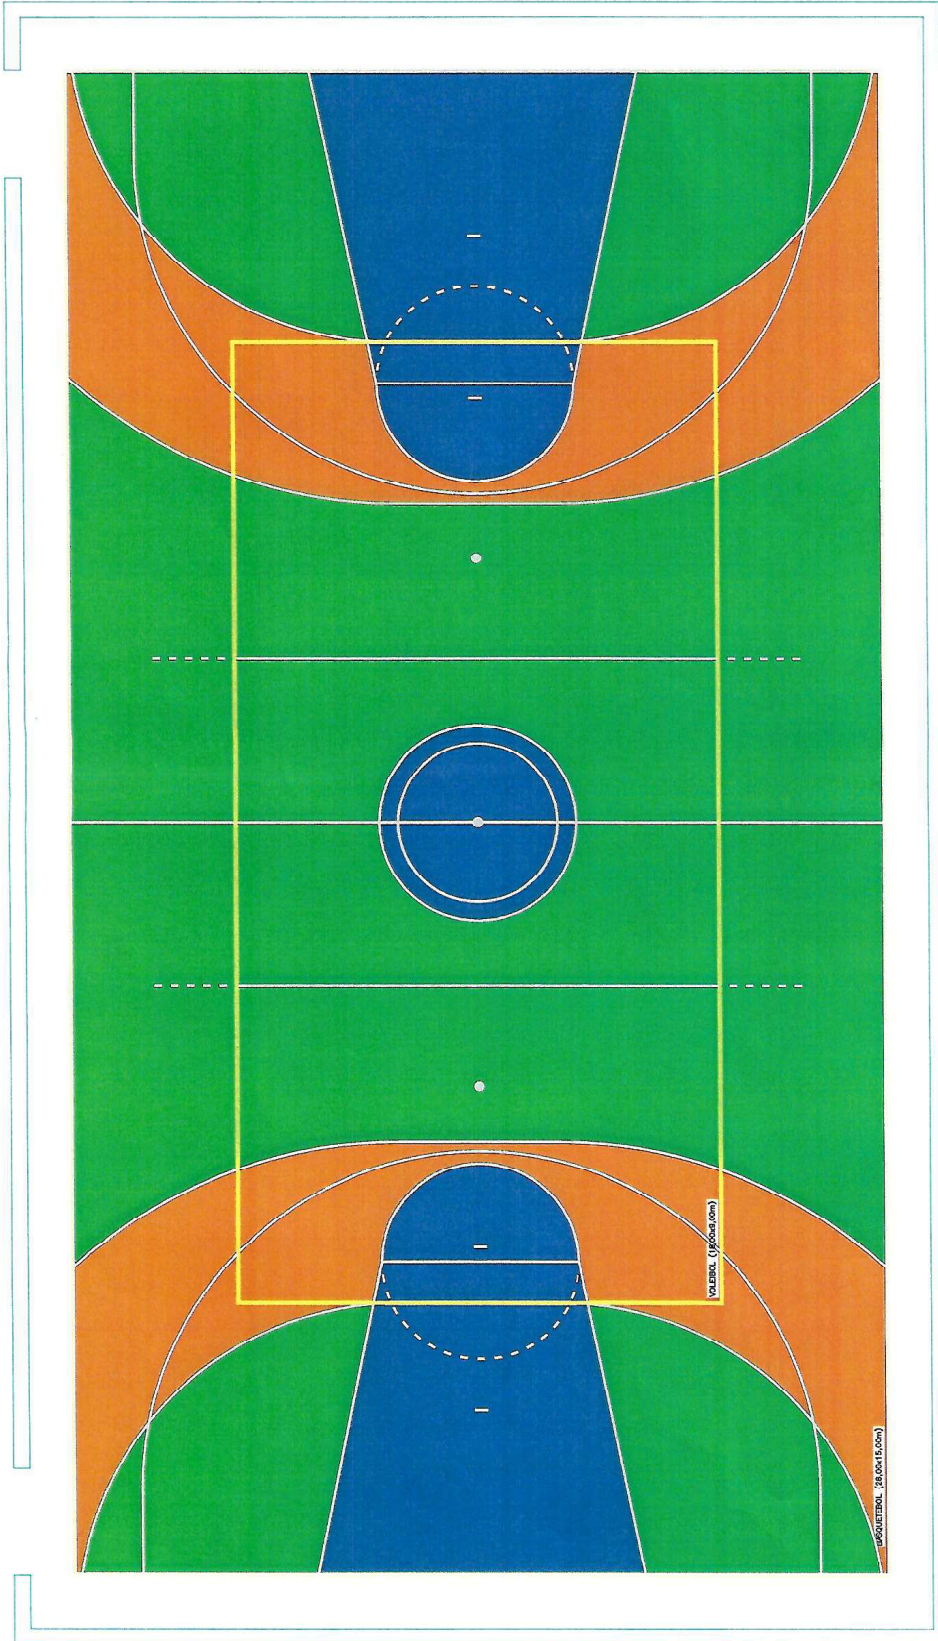


1 PLANTA BAIXA - PINTURA DA QUADRA
ESCALA: 1/100

OBS: CADA FAIXA COM 10.00cm DE LARGURA

Eng. Civil - Talisa Alves Feijó
CREA-CE 38.447-0
RNP: 060+93888-8

 AS

PROJETO: CENTRO POLIESPORTIVO LUIZ EUDIBERTO DE CARVALHO RESPONSÁVEL TÉCNICO: CARLOS ALEX PEREIRA MORAIS CREA: 408240	ASSUNTO: PL.B. PINTURA DA QUADRA POLIESPORTIVA	DESENHISTA: MARCIO VIANA DESENHO N.º: QD. POL. - 01	ESCALA: 1/100
	LOCALIZAÇÃO: SEDE / JAGUARUANA	DATA: ABR/2014	PREFEITURA MUNICIPAL DE JAGUARUANA - CE  PREFEITURA DE JAGUARUANA CASA SINA SICA